


Nazwa: Plan zagospodarowania terenu Numer: 1 Skala: 1:500 Data: 2022		Projektant: INWESTYCJA Inwestor: INWESTYCJA Adres: ul. Poznańska 2 Kontakt: tel. 051 144 22 737, fax 051 144 22 737	
Zakład Usług Projektowych Inwestycja ul. Poznańska 2, 64-300 Nowy Tomków		Branża: IS Tytuł: PLAN ZAGOSPODAROWANIA TERENU Data: 2022 Strona: 1	

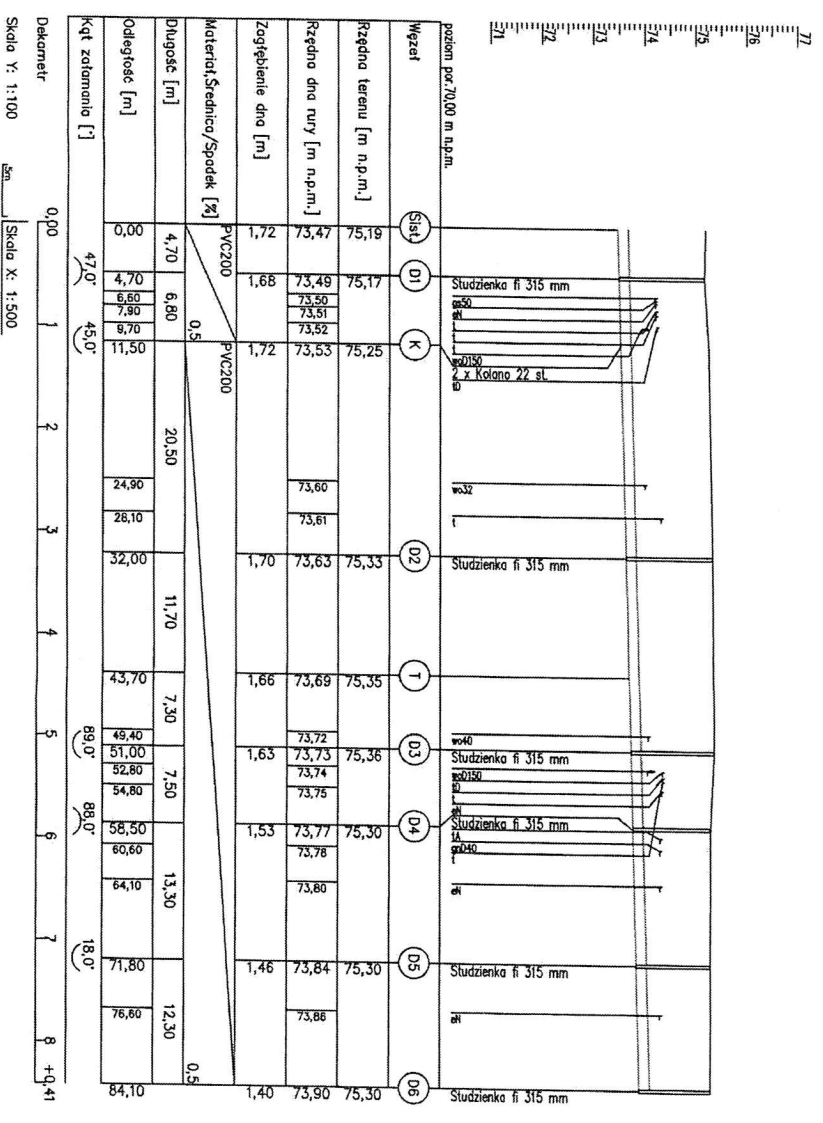

Dekametr
Skala Y: 1:100
Skala X: 1:500

Tytuł: Kanałizacja deszczowa na ul. nr 55A13, 55A11, 55A8, 55A2, 12A3116 Inwestor: Służb 12 w Nowym Tomysku, ul. Nowy Tomysk Stracimierz Powiatowa Nowy Tomysk ul. Poznańska 33, 64-300 Nowy Tomysk		PROFIL KANALIZACJI DESZCZOWEJ	
Zakład Usług Projektowych i Inwestycyjnych Maria i Waldemar Pięta ul. Wolności 198B 64-300 Nowy Tomysk, ul. Targowa 2 tel. (061) 44 22 727 / fax. www. 22		Nazwa i adres Inwestora ul. Wolności 10 22 2 f 64-300 Nowy Tomysk	Data 2022
Skala 1:50	Projektant IS.	Rok 2022	Np. nr 2